


- LEGENDA:**
- NAVRŽENÝ VODOVOD
 - NAVRŽENÉ OTEVŘENÉ KORYTO - osa
 - DOČASNÉ ZÁBORY
 - STÁVAJÍCÍ INŽENYRSKÉ SÍTĚ
 - OSTATNÍ INVESTICE

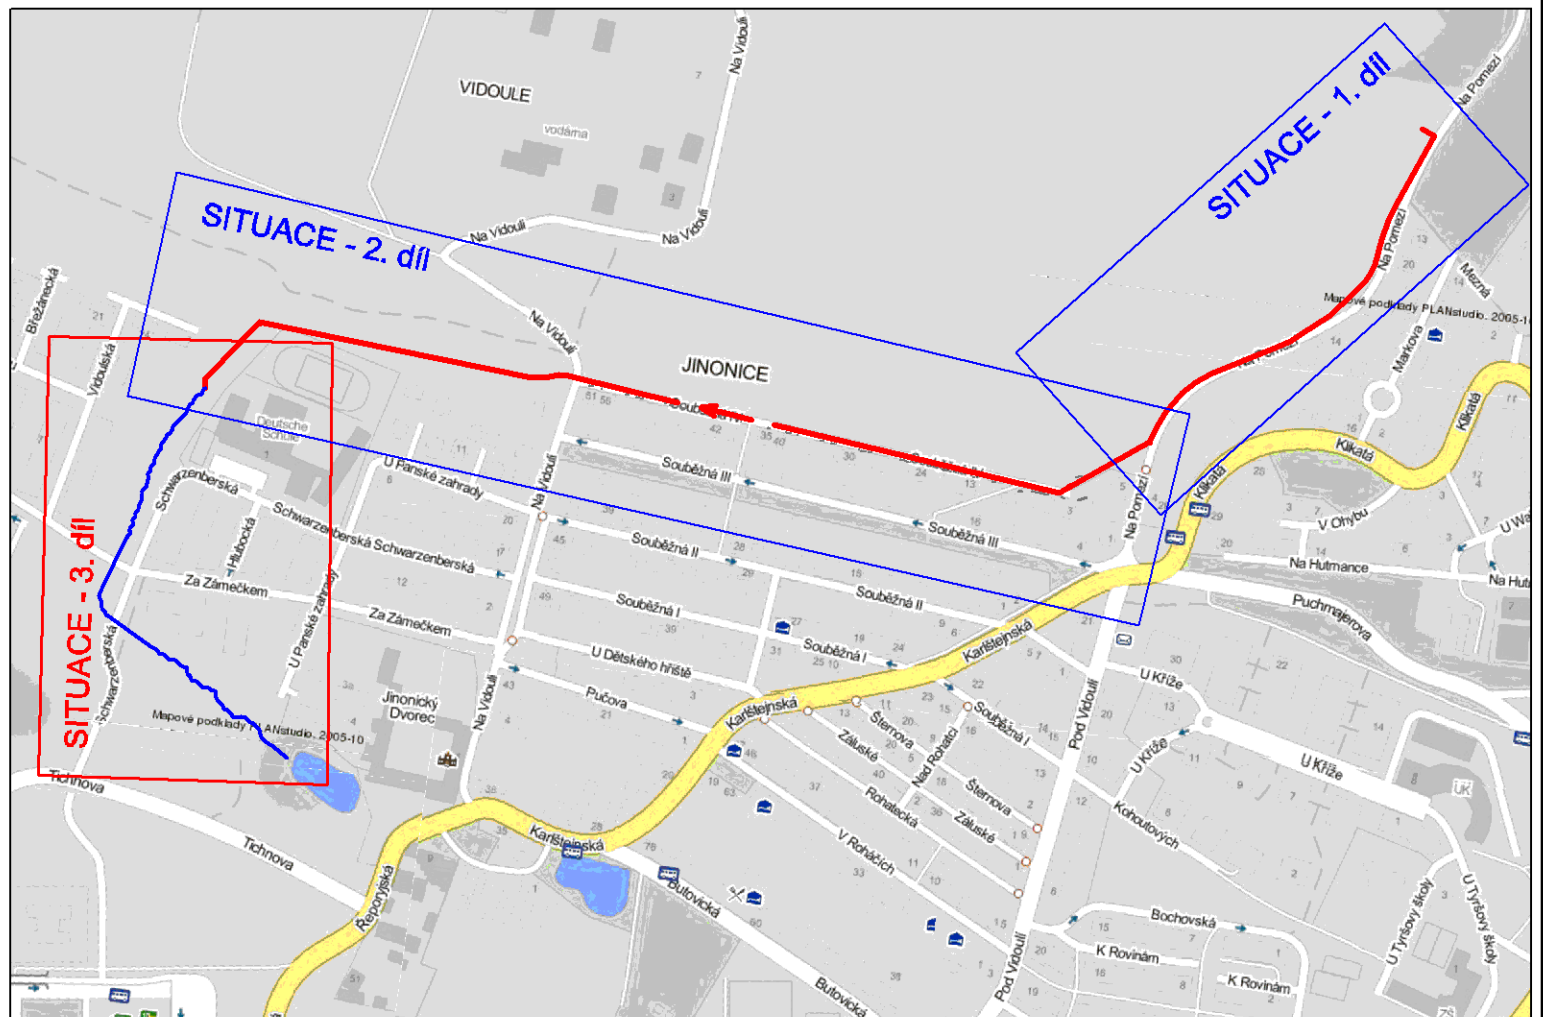

OTEVŘENÉ KORYTO - 461,0 m
 stávající propustky - 103,69 m
 otevřené lichoběžníkové koryto - 357,31 m

Souřadnicový systém S-Praha Výškový systém Bpv

PUDIS akciová společnost | projektová, průzkumná a konzultační společnost
 PUDIS a.s., Nad Vodovodem 2/3258, 100 31 Praha 10
 tel.: +420 274 776 845, fax: +420 274 778 856, www.pudis.cz, info@pudis.cz

Vypracoval: ing. Gabriela Matznerová	Hlavní inženýr projektu: Ing. Richard Kuk	Rozříka: PUDIS a.s. 223/11 Praha 10, IČO: 251400000 22.44272811 IČO: 0164472984 22.44272811 IČO: 0164472984 22.44272811 IČO: 0164472984
Vedoucí projektant: Ing. Richard Kuk	Kontroloval: Ing. Václav Krch	Číslo zakázky: 1-8289-0001-02
Investor: HMP, Mariánské nám. 2, 110 01 Praha 1	Realiz. předáka: Ing. Václav Krch	

Akce: Zásobování Jínonického potoka	Měřítko: 1:500	Formát: A3	Datum: 09/2010
F. Dokumentace stavby	Stupeň: DSP	Souprava: F.2.c	
Příloha: SITUACE - 3. díl	Číslo přílohy: F.2.c		